
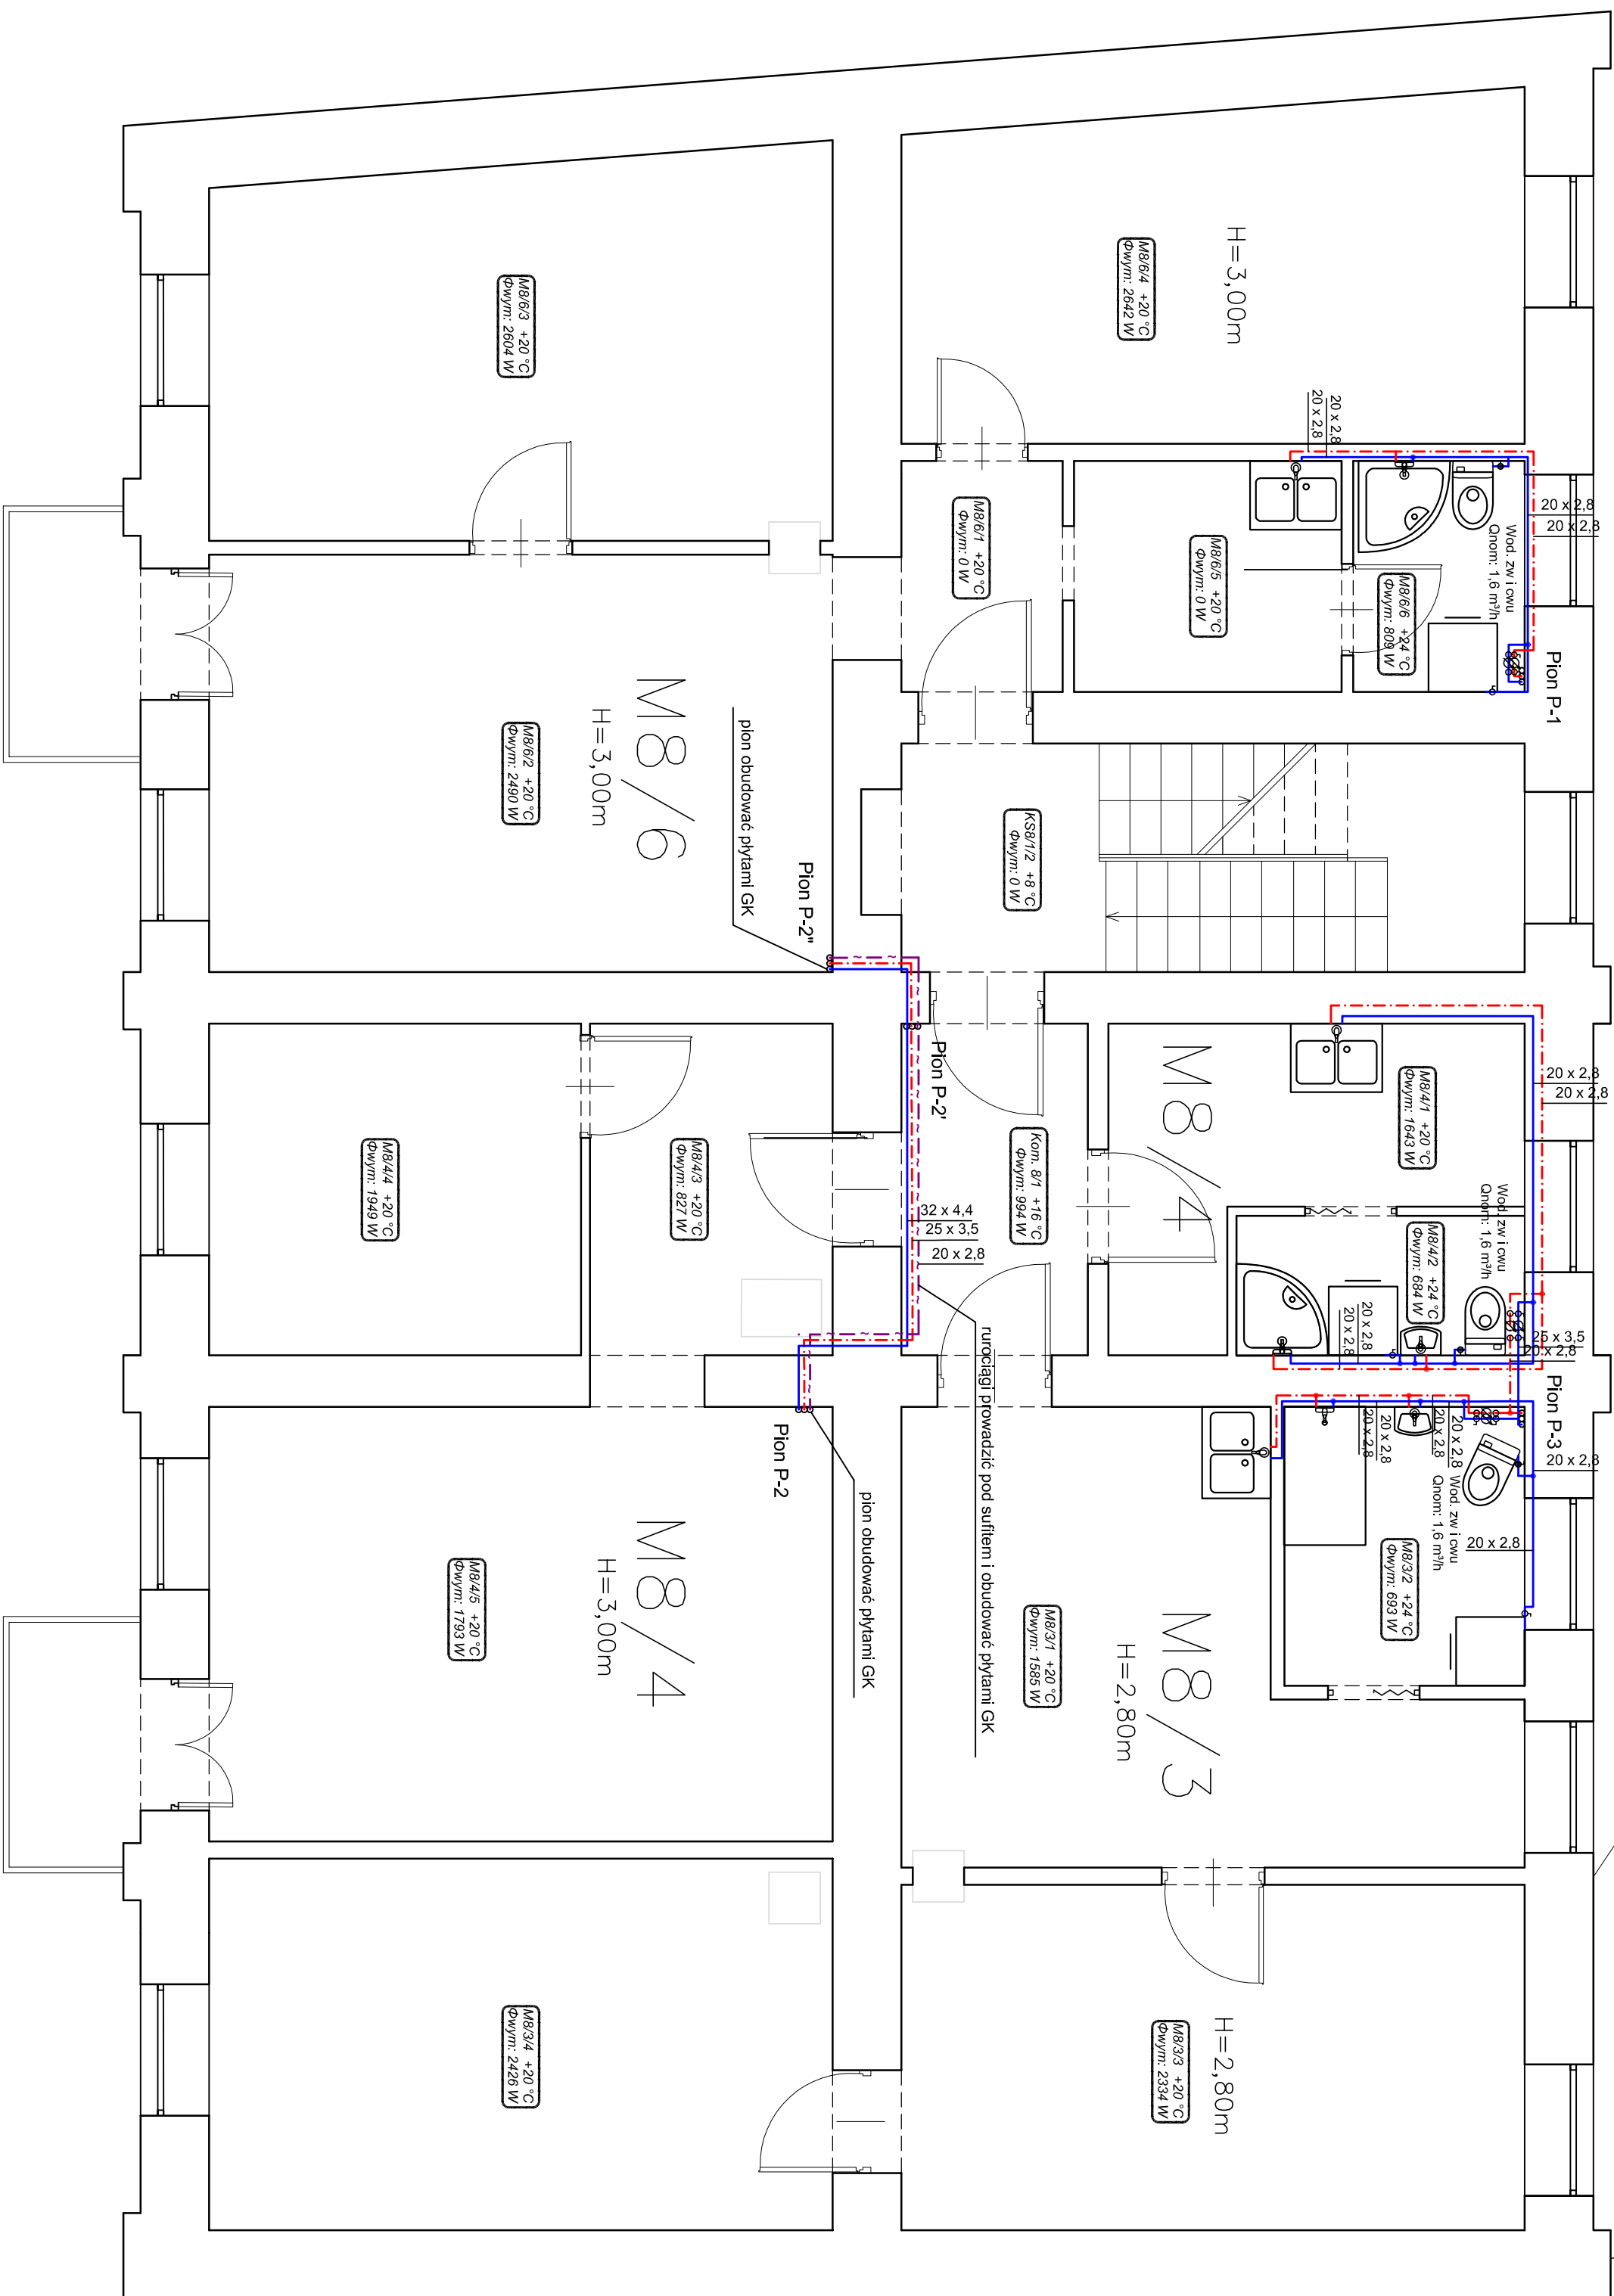


RZUT PIĘTRA
skala 1 : 50

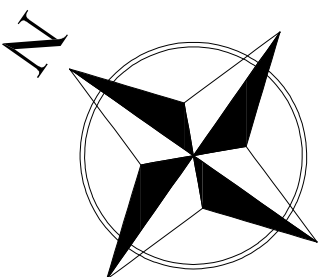

LEGENDA

- projektowana instalacja zimnej wody
- projektowana instalacja ciepłej wody
- projektowana instalacja cyrkulacji

<div><div><div></div><div>Maciej Dziłkowski ul. Lubomska 16 99-500 Kutno</div></div><div><div>PROJEKT - STUDIO</div><div>tel. 692-799-598 dziłkowskinstudio@wp.pl</div></div></div>			
DOKUMENTACJA:	PROJEKT BUDOWLANY		
NAZWA INWESTYCJI:	Instalacja c.o. i instalacja wody zimnej, c.w.u. i cyrkulacji w budynku mieszkalnym wielodzimmym		
NAZWA RYSUNKU:	Rzut piętra - instalacja wodociągowa		
INWESTOR:	Zarząd Nieruchomości Miejskich 99-500 Kutno, ul. Opatowska 5		
ADRES:	m. Kutno, ul. Kosciuszki 8 dz. nr ew. 280, deep 0005 Środowisko	SKALA:	1 : 50
PROJEKTOWAŁ:	mgr inż. Maciej Dziłkowski upr.mgj nr LOD1487000810	DATA:	sierpień 2022r.
		Nr rysunku:	Rys. 5