
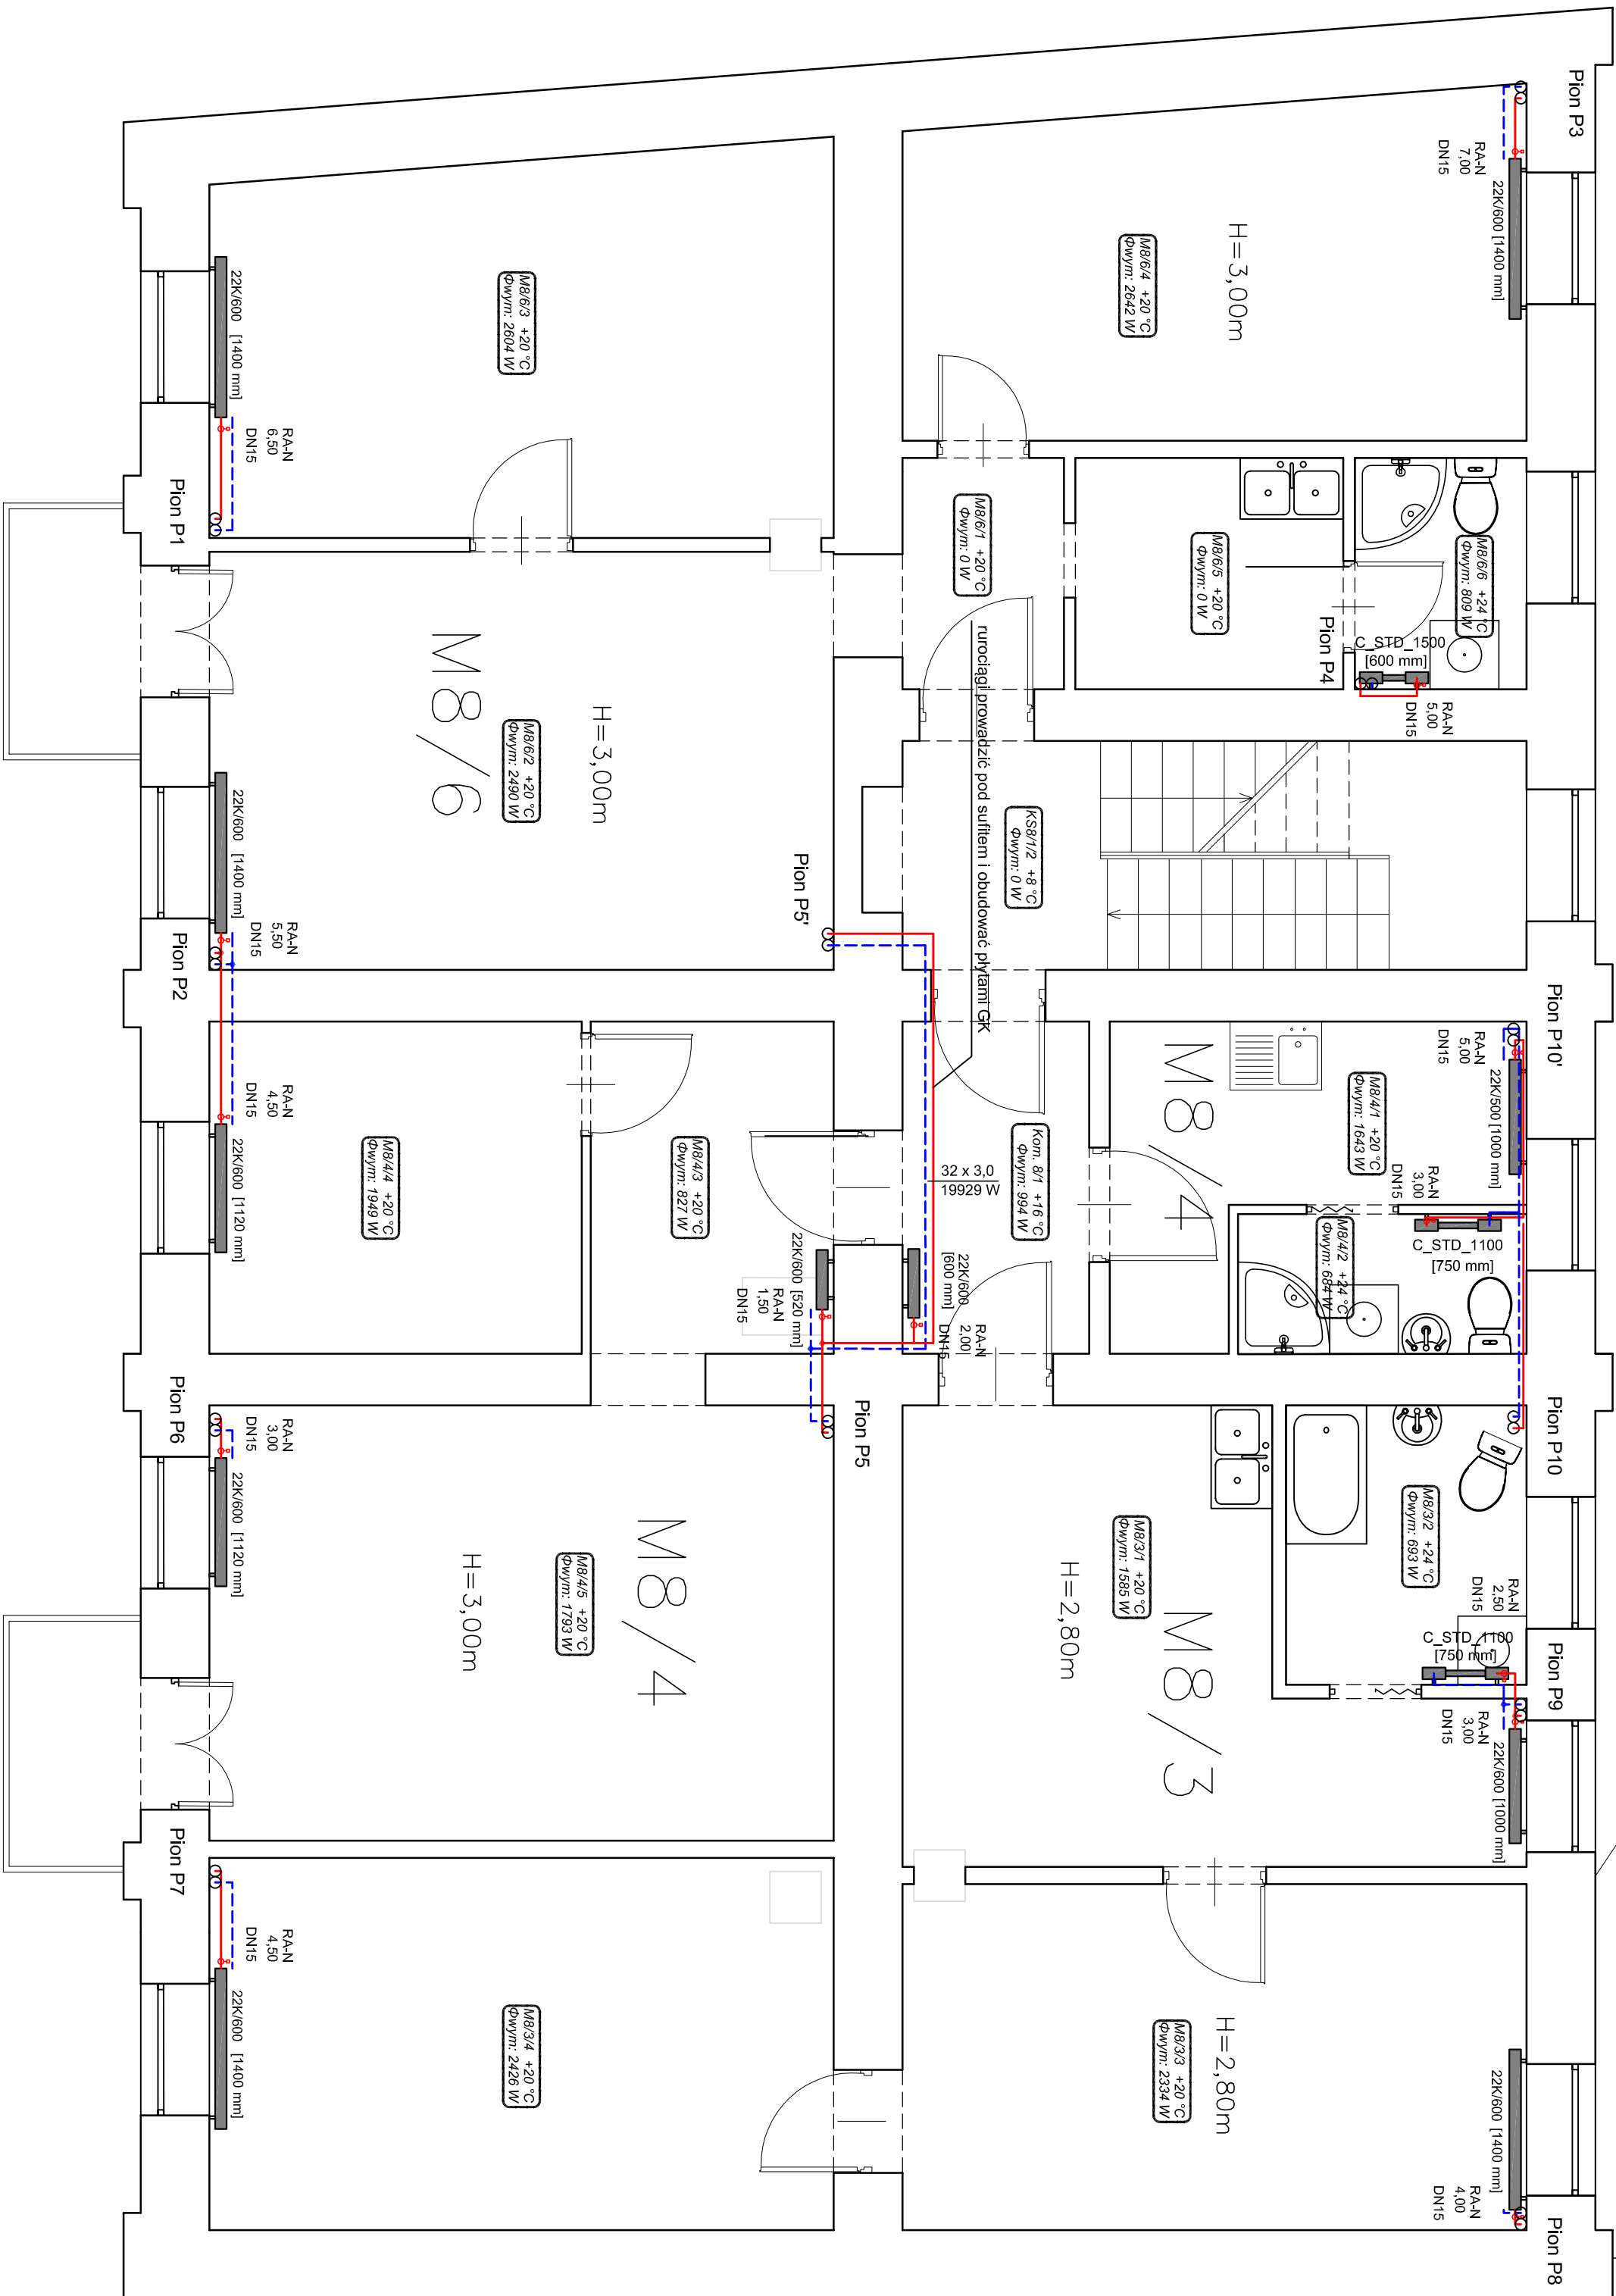


RZUT PIĘTRA Skala 1 : 50

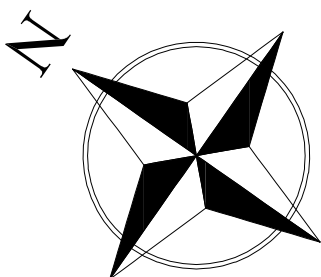

LEGENDA

- projektowana instalacja - zasilanie C.O.
- projektowana instalacja - powrót C.O.
- projektowany grzejnik c.o.

<div><div><div></div><div><div><div></div><div></div></div><div><div></div><div></div></div></div><div><div><div></div><div></div></div><div><div></div><div></div></div></div><div><div><div></div><div></div></div><div><div></div><div></div></div></div></div><div><div><div>PROJEKT - STUDIO</div><div><div>Maciej Dzikowski</div><div>ul. Lubuska 16</div><div>99-500 Kutno</div></div><div><div>tel. 692-799-598</div><div>dzirowskinstudio@wp.pl</div></div></div></div></div>			
DOKUMENTACJA:		PROJEKT TECHNICZNY	
NAZWA INWESTYCJI:		Instalacja c.o. i instalacja wody zimnej, c.w.u. i cyrkulacji w budynku mieszkalnym wielorodzinnym	
NAZWA RYSUNKU:		Rzut piętra - instalacja c.o.	
INWESTOR:		Zarząd Nieruchomości Miejskich 99-500 Kutno, ul. Opatowska 5	
ADRES:		m. Kutno, ul. Kosciuszki 8 dz. nr ew. 280, depth 0005 Słobiniec	SKALA: 1 : 50
PROJEKTOWAL:		PODPIS:	DATA: sierpień 2022r.
mgr inż. Maciej Dzikowski upr. pój nr IOD1487000810		Nr rysunku:	Rys. 2